

Dopravně inženýrské opatření

/DIO/

Požadavek: Úplná uzavírka ul.Dlouhá, České Budějovice (u objektu MŠ)

Důvod: Pokládka kabelu NN

Termín: Květen – Červen 2024

Objížděková trasa:

Objednavatel:

370 10

SETERM CB

a.s.

Hrdějovice 544

HRDĚJOVICE

Vyjádření Policie ČR:

POLICIE ČESKÉ REPUBLIKY
KRAJSKÉ ŘEDITELSTVÍ POLICIE
JIHOČESKÉHO KRAJE 24
ÚZEMNÍ ODBOR ČESKÉ BUDĚJOVICE
DOPRAVNÍ INSPEKTORÁT
POŠTOVNÍ PŘIHRÁDKA 125
371 05 ČESKÉ BUDĚJOVICE

06-05-2024

Vyjádření správce komunikace:

Vypracoval: Zdeněk Žák


VČeských Budějovicích 2.5.2024

ZDENĚK ŽÁK 1
Braníšovská 941/134
370 05 České Budějovice
Tel.: 385 343 090 IČO: 600 71 851
Realizace dopravního značení

ŠIRŠÍ VZTAHY - SEVER

ZDENĚK ŽÁK
Bramišovská 941 / 54
370 05 České Budějovice
Tel.: 385 343 090 IČO: 600 291 851
REALIZACE DOPRAVNÍ PRŮJEDY 2.5.2021

MAPY.CZ

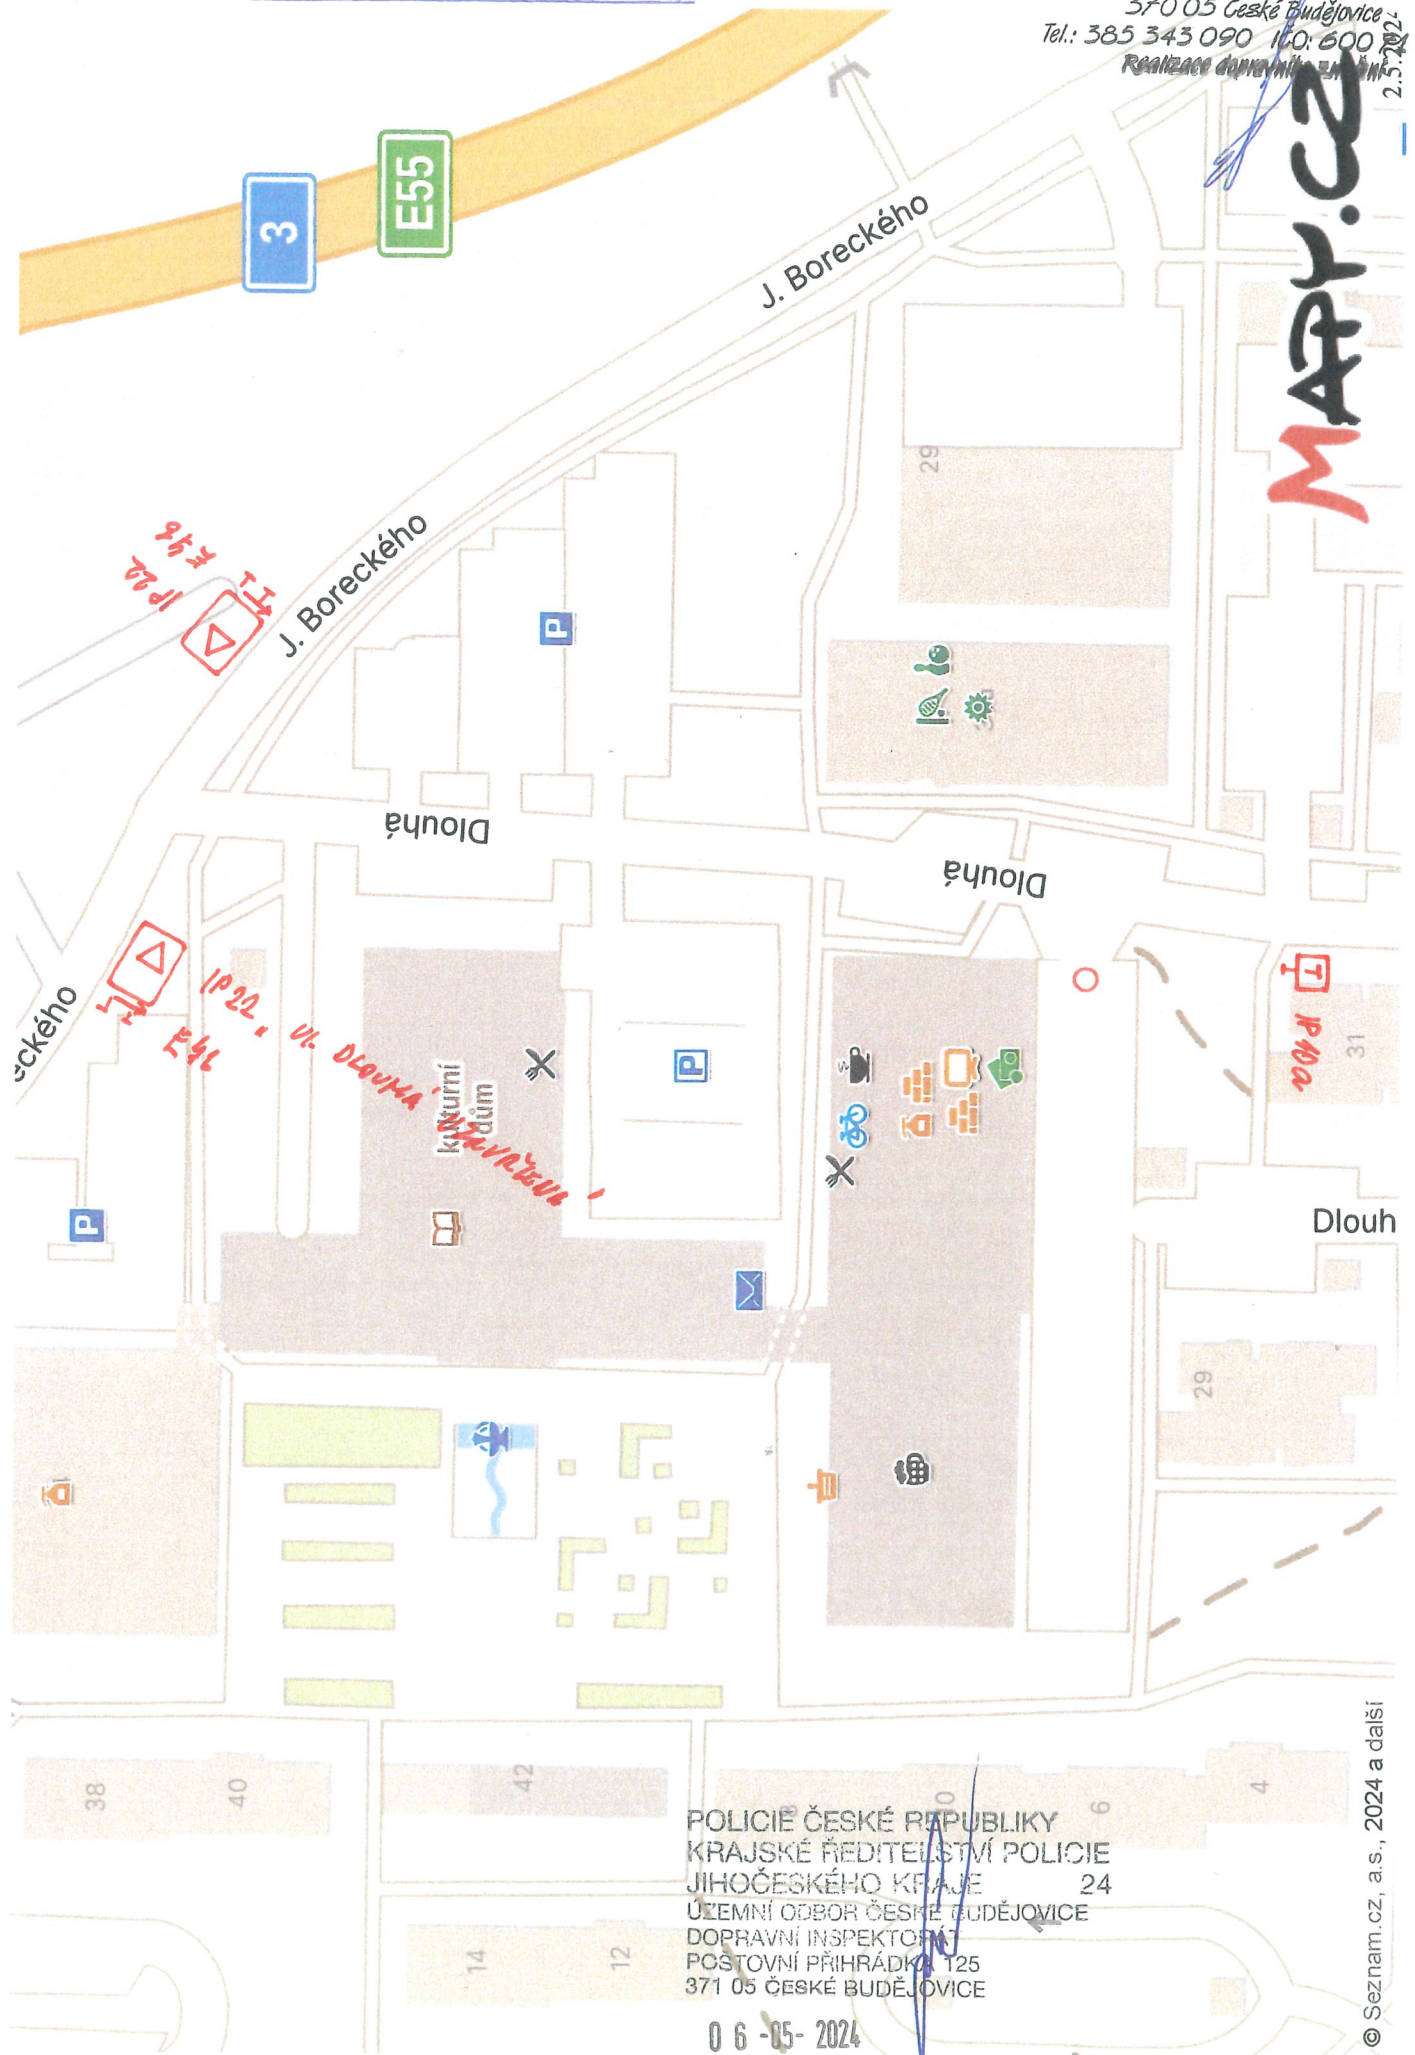


POLICIE ČESKÉ REPUBLIKY
KRAJSKÉ ŘEDITELSTVÍ POLICIE
JIHOČESKÉHO KRAJE 24
ÚZEMNÍ ODBOR ČESKÉ BUDĚJOVICE
DOPRAVNÍ INSPEKTORÁT
POŠTOVNÍ PŘIHRÁDKA 125
371 05 ČESKÉ BUDĚJOVICE

0 6 -05- 2024

ŠIRŠÍ VZTAMY - JIH

ZDENĚK ŽÁK
Braníšovská 941 / 54
370 05 České Budějovice
Tel.: 385 343 090 IČO: 609 71 85
Realizace dopravního značení

MAPY.CZ

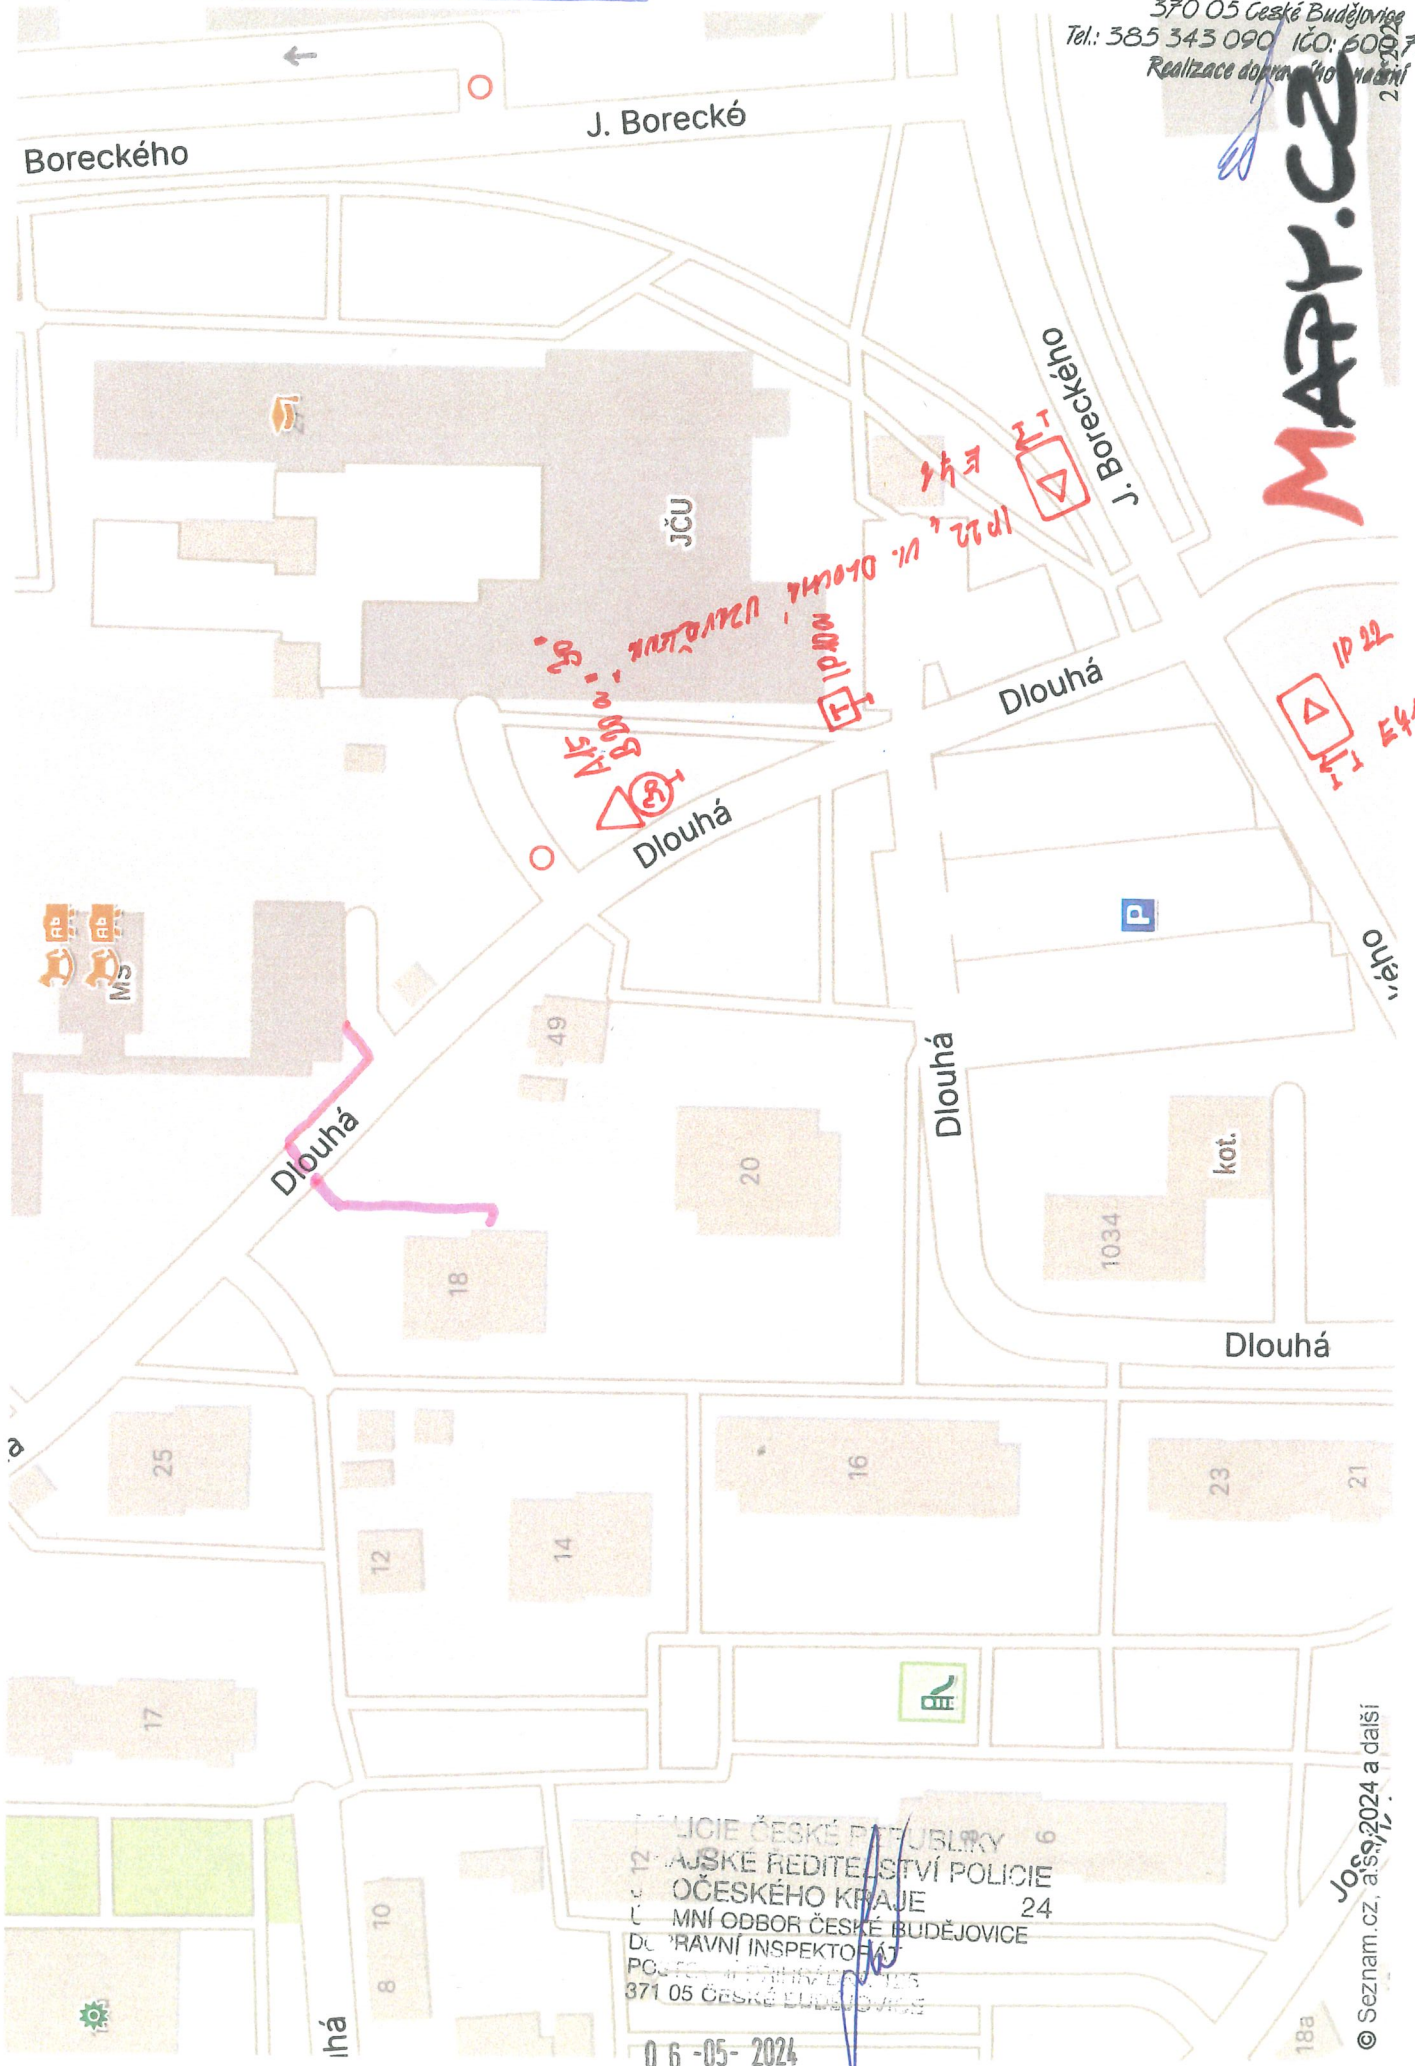


POLICIE ČESKÉ REPUBLIKY 6
NÁJŠKÉ ŘEDITELSTVÍ POLICIE
ČESKÉHO KRAJE 24
LIDNÝ ODBOR ČESKÉ BUDĚJOVICE
DOPRAVNÍ INSPEKTOŘÁT
POŠTOVNÍ ÚŘAD
371 05 ČESKÉ BUDĚJOVICE

06-05-2024

© Seznam.cz, a.s. 2024 a další

ZDENĚK ŽÁK
 Branišovská 941 / 54
 370 05 České Budějovice
 Tel: 385 343 090 - ČO: 600 71 851
 Realizace dopravního značení

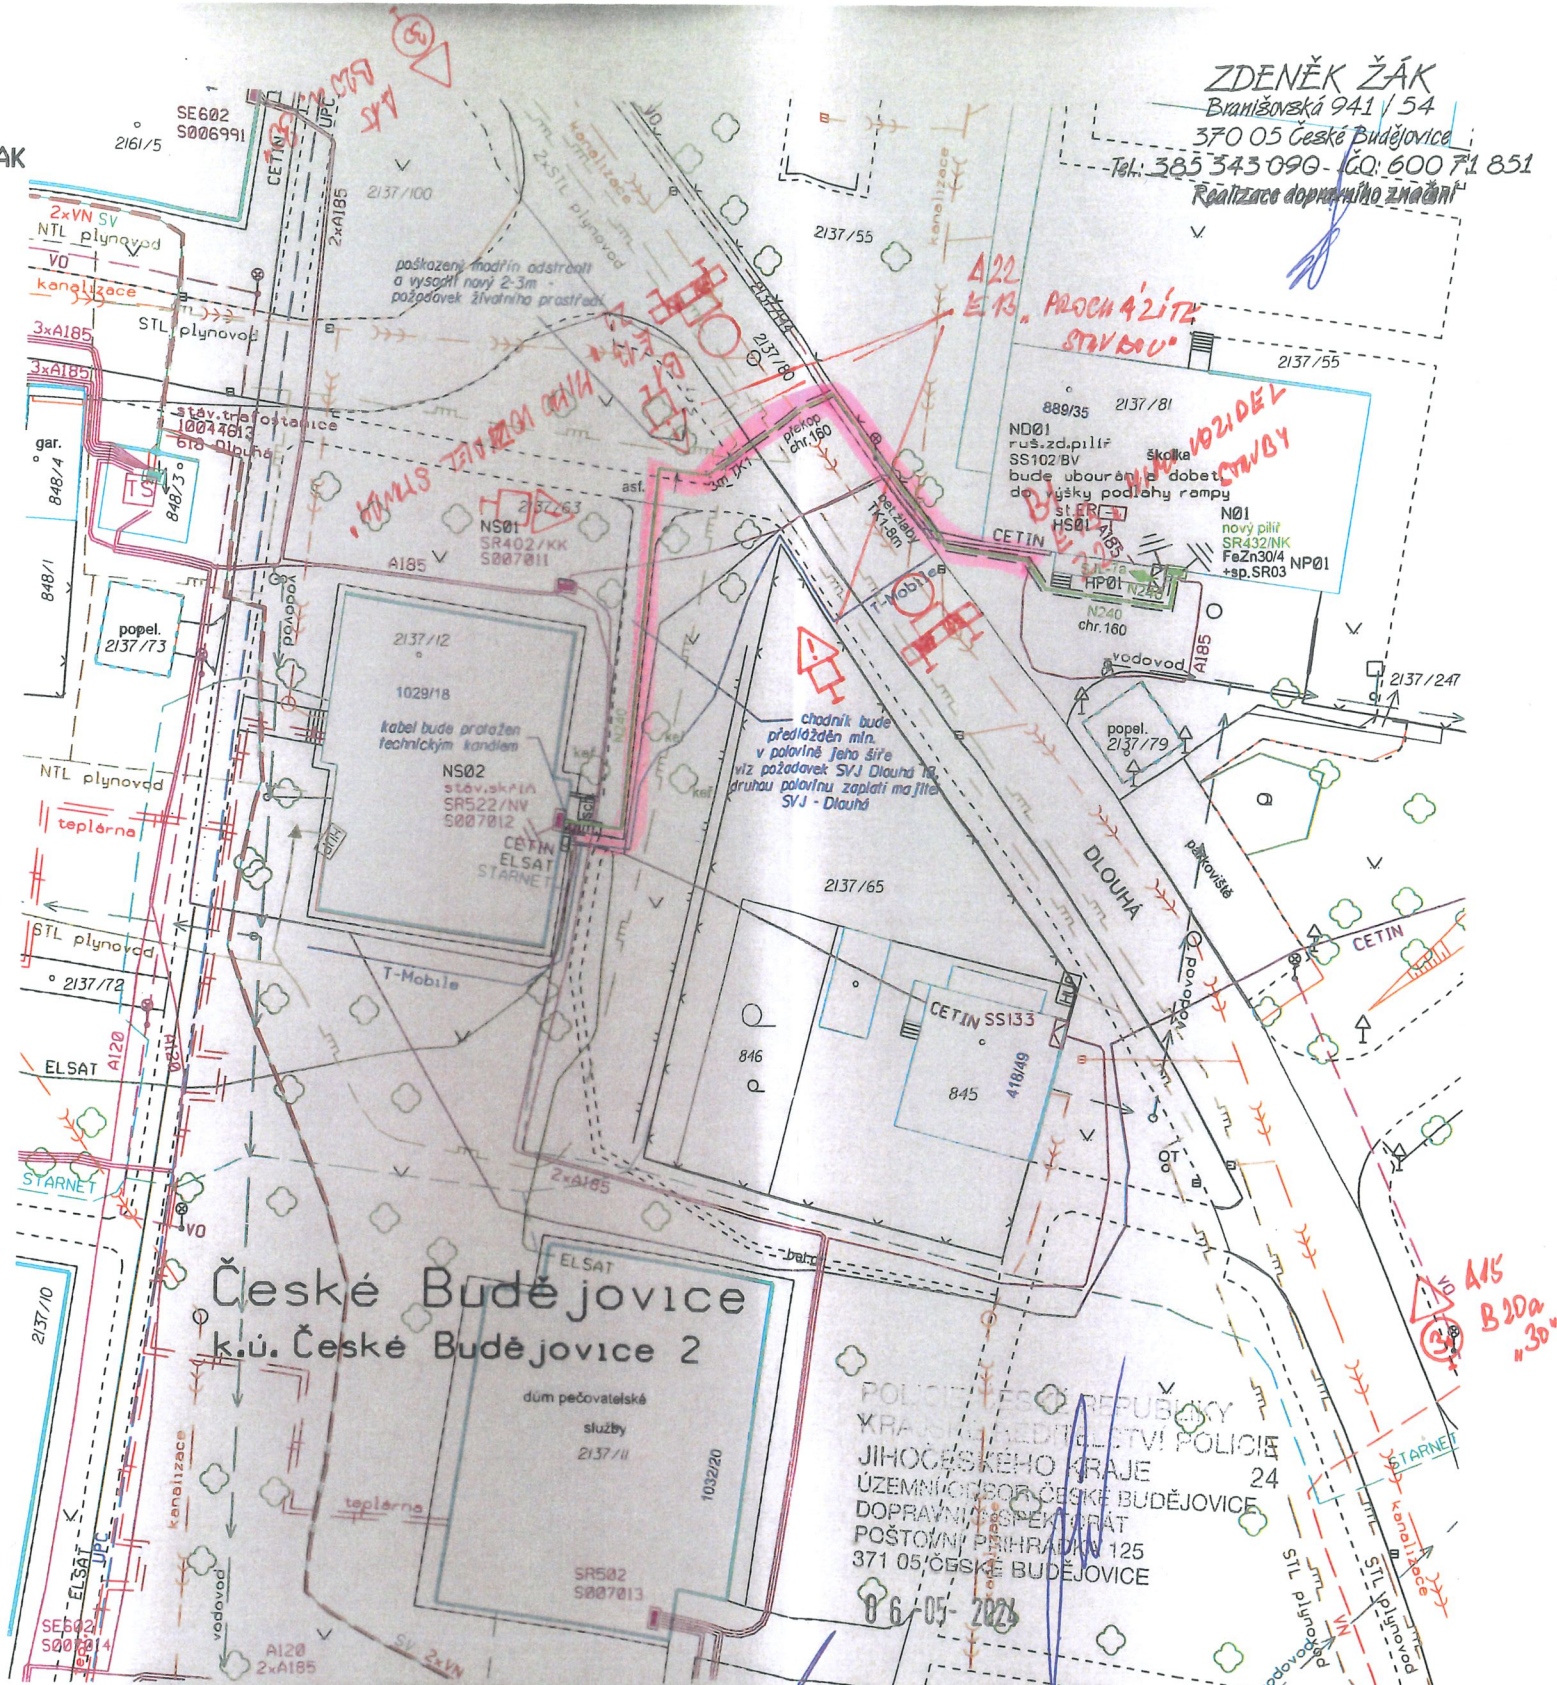

České Budějovice
 k.ú. České Budějovice 2

POLICE PŘES REPUBLIKU
 KRÁJINNÍ MEDICÉVNÍ POLICE
 JIHOČESKÉHO KRAJE 24
 ÚZEMNÍ OBOR ČESKÉ BUDĚJOVICE
 DOPRAVNÍ SPEKTRÁT
 POŠTOVNÍ PŘÍHRADY 125
 371 05/ČESKÉ BUDĚJOVICE

VYPRACOVAL	Ing. D. Mičanová, M. Šimek	ZOD. PROJEKTANT	Ing. Zdeněk Šerhant	
ZHOTOVITEL PD	SETERM CB, a.s., Hrdějovice 544, 370 10			
KRAJ	Jihočeský	OKRES	České Budějovice	
KATASTR. ÚZEMÍ	České Budějovice 2 [621943]			
MÍSTO STAVBY	České Budějovice			
STAVEBNÍK	EG.D, a.s., LIDICKÁ 1873/36, 602 00 BRNO			
NÁZEV STAVBY	ČB, Dlouhá školka, přípoj OM, SR432			Č. STAVBY: 1030083726
NÁZEV VÝKRESU	Situace projektovaného vedení a stávajících sítí			DATUM: 11/2023
				FORMÁT: A3
				STUPĚN PD: DUS+DPS
	MĚŘÍTKO: 1:500	Č. VÝKRESU: D.1.		

